


SECCION TIPO VIAL ACCESO
ESCALA 1:25
SE-COLOCARAN JUNTAS DE 2cm CON
MATERIAL LIGERO INORGANICO CADA 10m

- SIMBOLOGIA**
- BAIANTE AGUAS PLUVIALES
 - VALLADO DE CERRAMIENTO
 - PAYMENTO DE HORMICON

LEYENDA


- OBRA DE LLEGADA: POZO DE GRUESOS Y ESTACION DE BOMBEO
- TAMIZADO DE FINOS
- ENTRADA A CAMARA ANAEROBICA Y BY-PASS
- CANAL DE OXIDACION
- DECANTACION SECUNDARIA
- OBRA DE SALIDA AGUA TRATADA
- DEPOSITO DE FANGOS
- EDIFICIO DE CONTROL
- VALLA CERRAMIENTO PERIMETRAL
- POSTE DE TRANSFORMACION
- ARMARIO DE CONTADORES

- P.R.-A POZO DE REGISTRO TIPO A
T= COTA DE TERRENO
R= RASANTE TUBERIA
100.00 RASANTES TERRENO DEFINITIVO

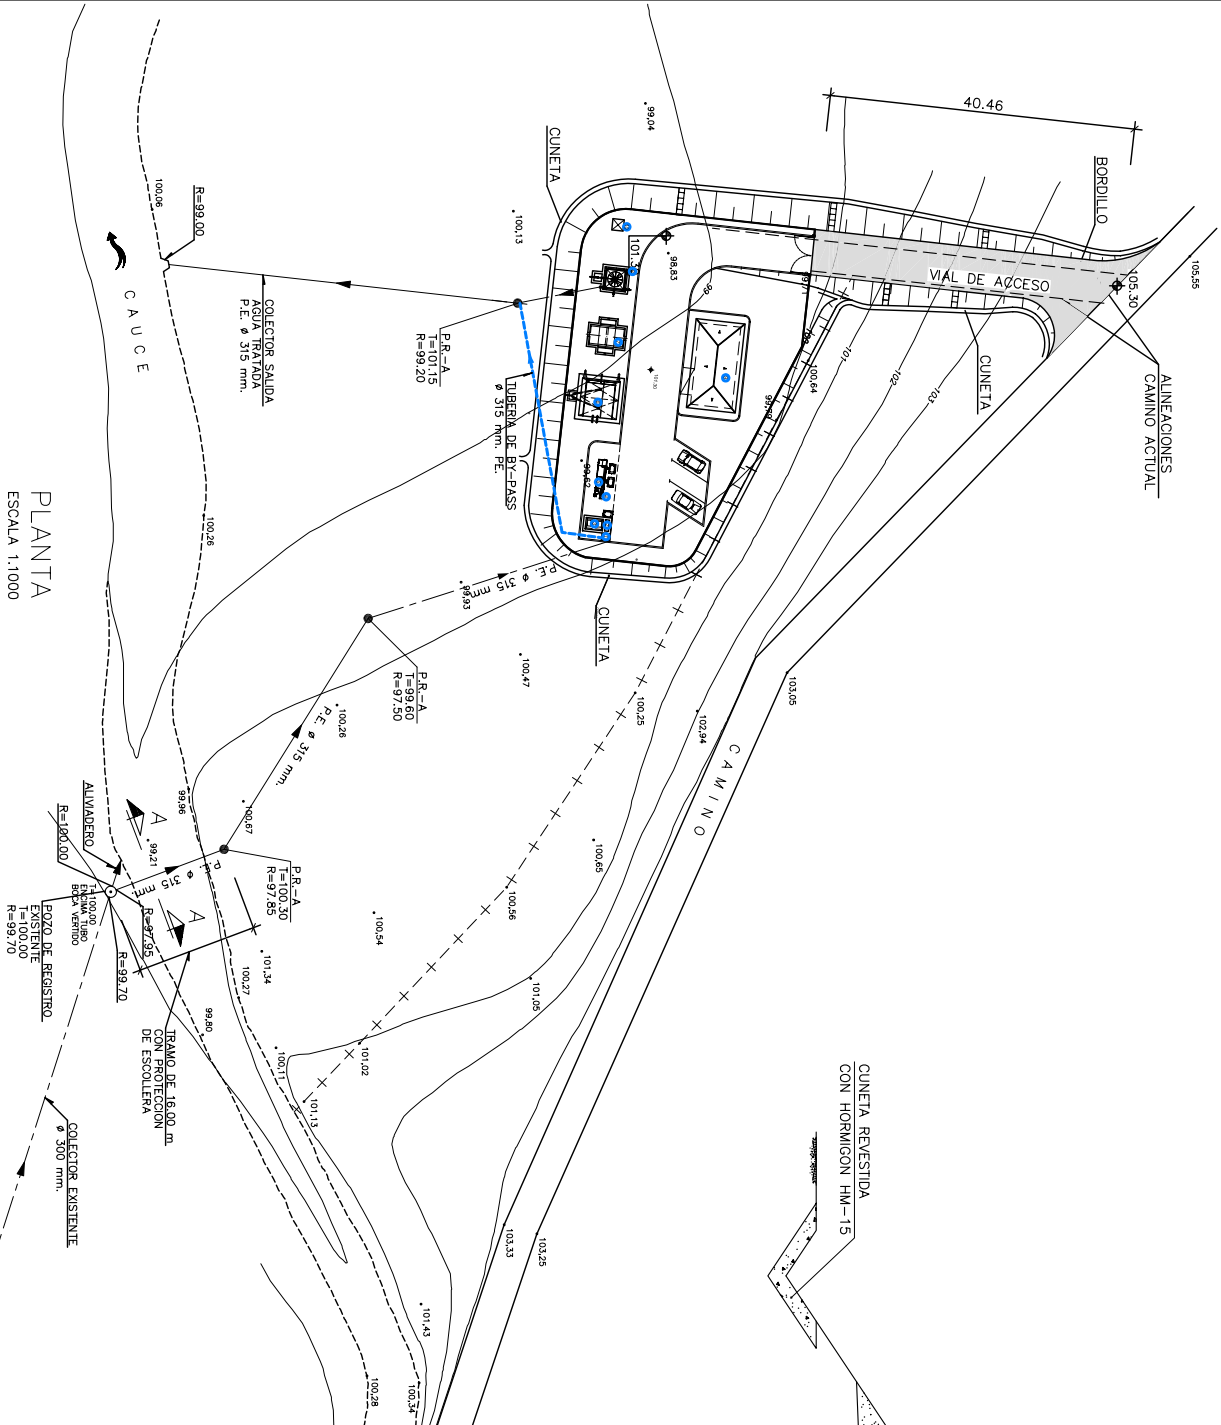


PLANTA
ESCALA 1:1000

PLANTA BAJANTE DE 40 B-3
ESCALA 1:20

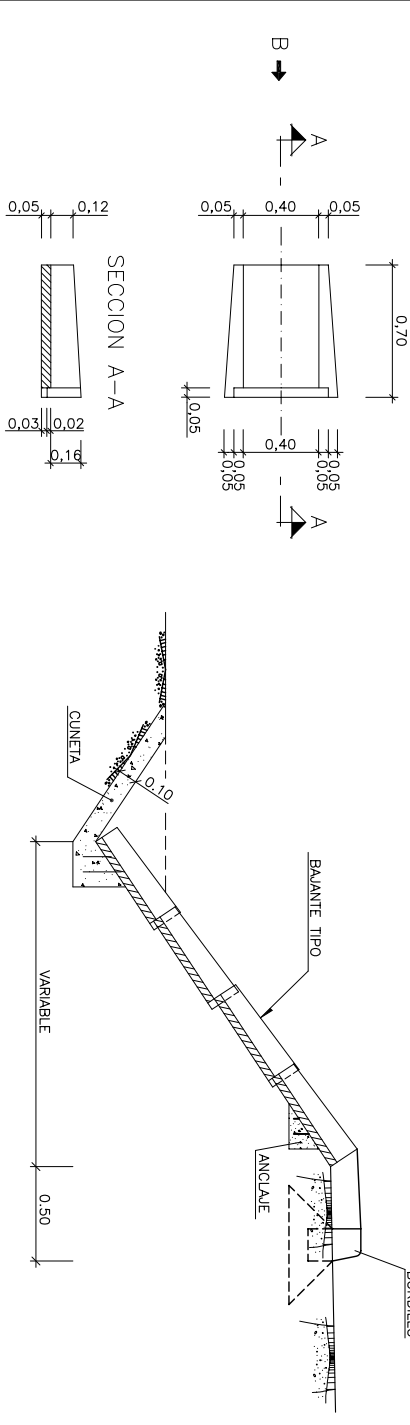

SECCION TIPO CONEXION
BAIANTE-CUNETETA
ESCALA 1:40

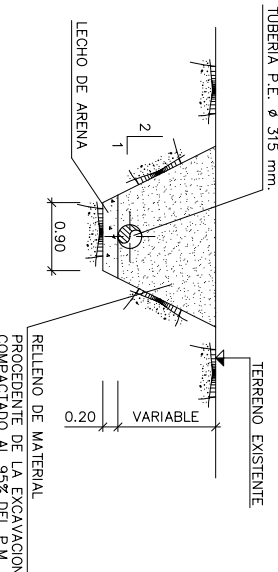

SECCION TIPO ZANJA
ESCALA 1:100